
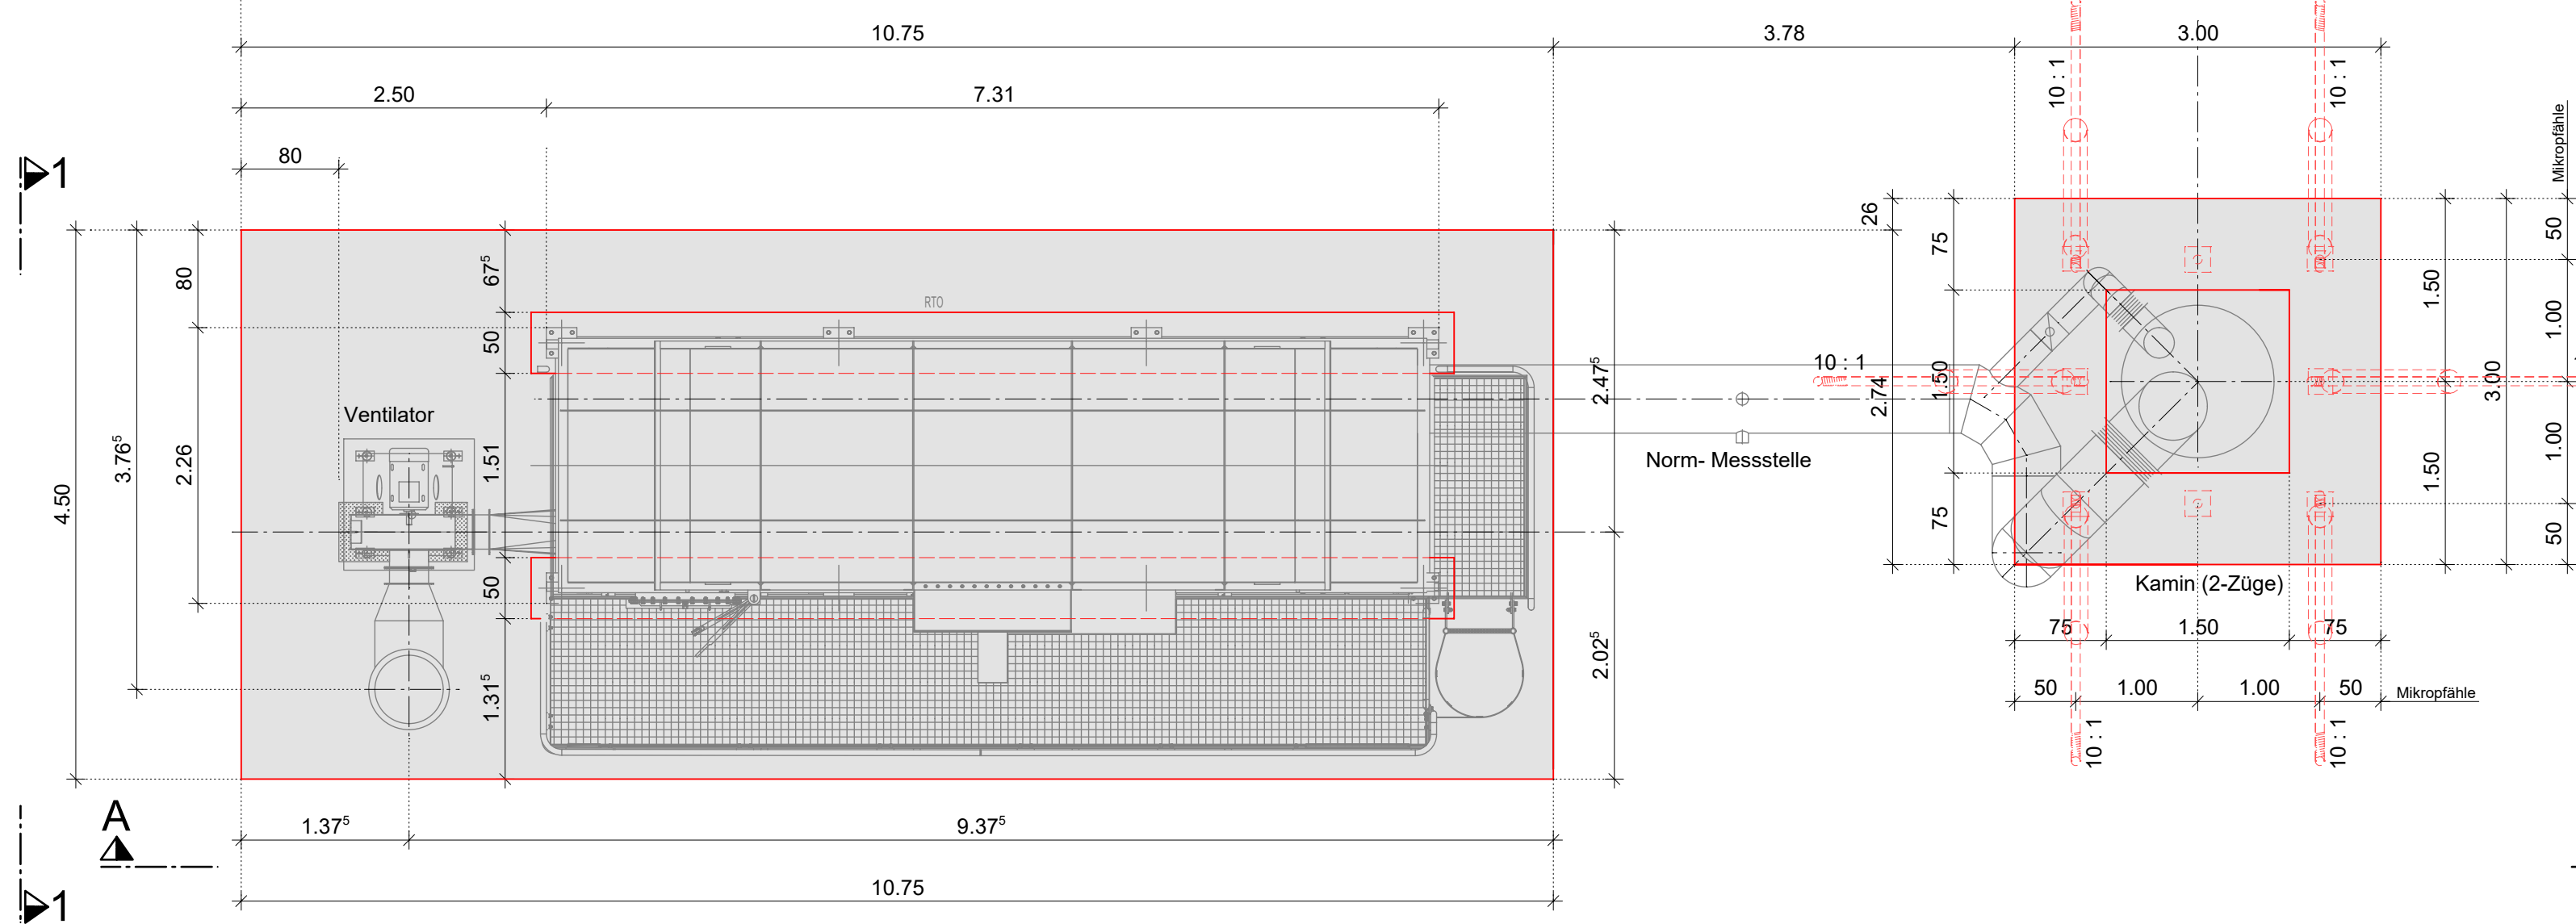
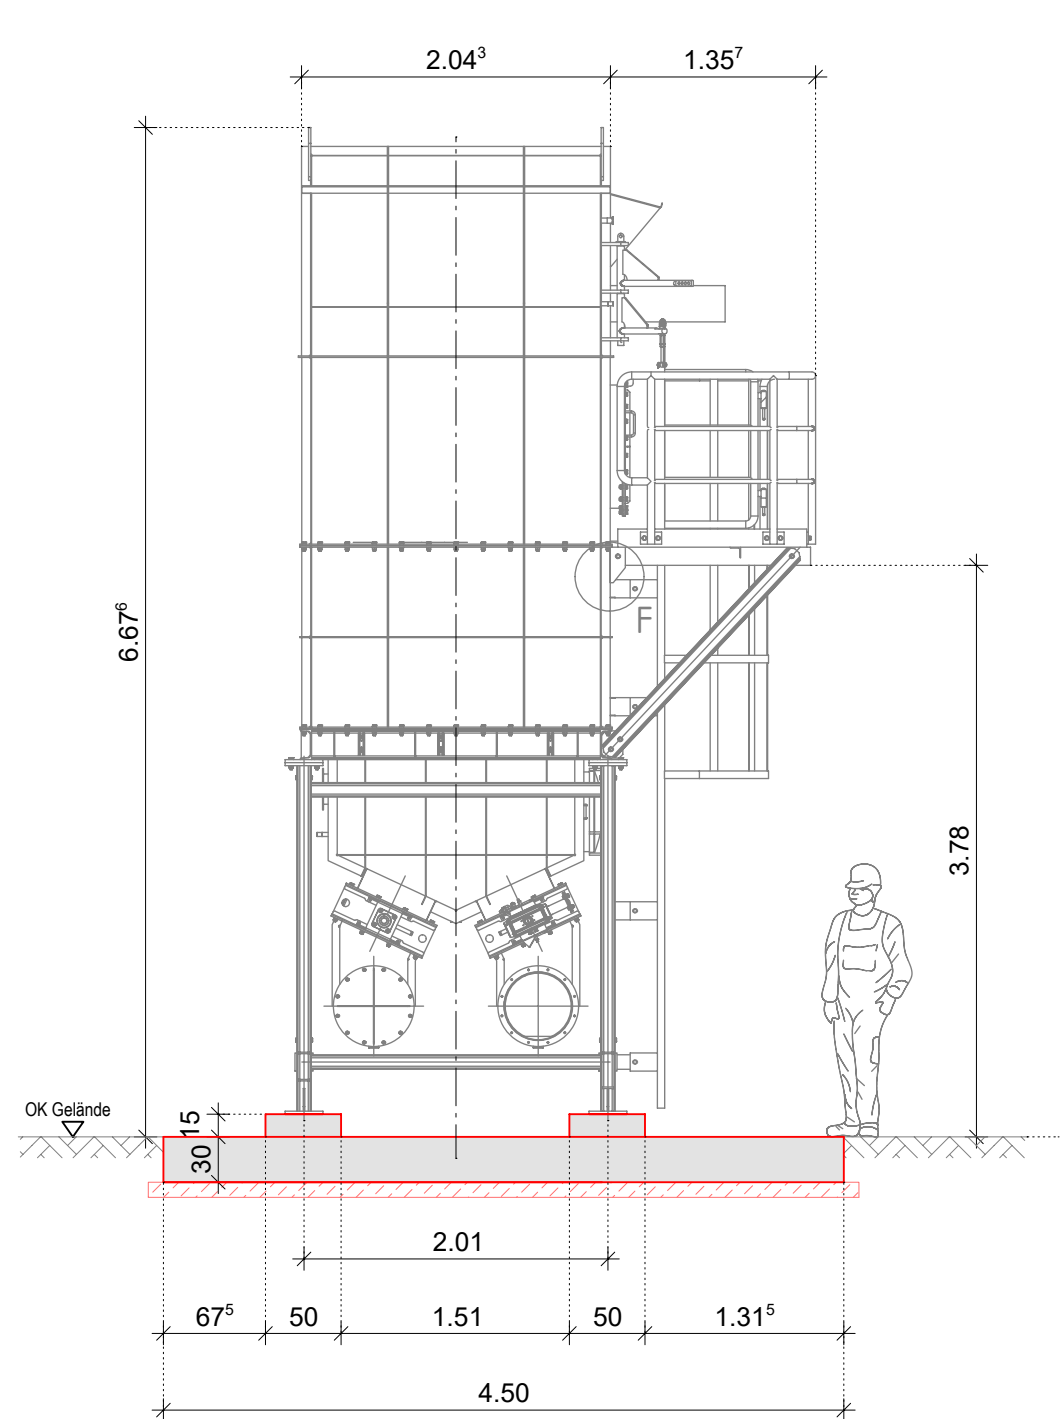


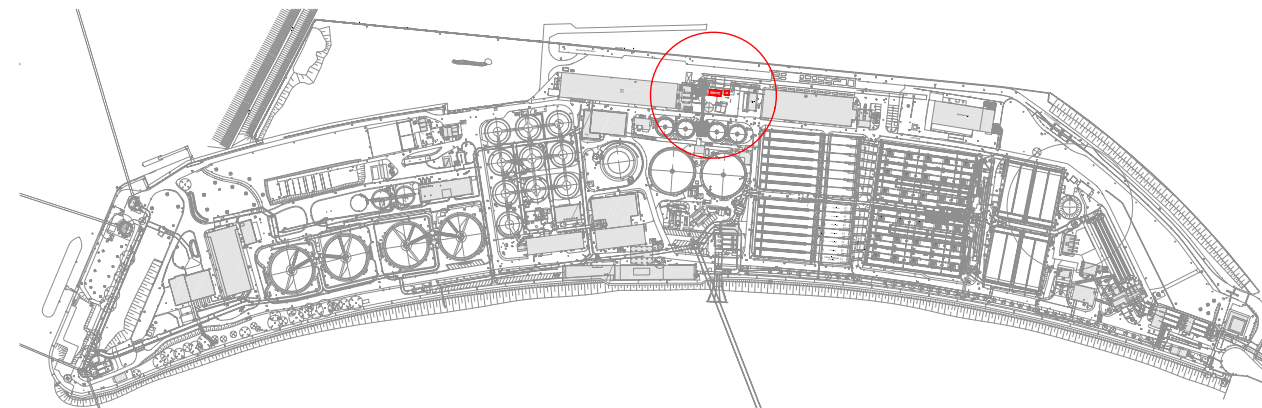

Index	Anderungen	Datum	Name
		Auftraggeber: Hamburger Stadtenwasserung AöR Billhorner Deich 2 20539 Hamburg	
Planverfasser: G + S Planungsgesellschaft mbH Stresemannstraße 29 22769 Hamburg Tel. / Fax: +49 (0)40 / 54 90 07 - 40 / - 55 www.gus-mp.de info@gus-mp.de			
Übersichtsplan: 			
Geschmied: Noack-Spangl		Datum: 14.08.2026	Fachtechnisch geprüft: Datum:
Bearbeitet: Arkawazi		Datum: 14.08.2026	Genehmigt: Datum:
Darstechnisch geprüft: 		Datum: 	Leistung abgenommen: Datum:
Projektbezeichnung: Klärwerk Köhlbrandhöft			
Stadtteil: Köhlbrandhöft			
Planinhalt: Übersichtsplan Lageplan, Draufsicht und Schnitte			
Maßstab 1 : 50 / 1 : 250			
Projektnummer:		DMS-ID:	
Planummer: GuS_3596_Ü_001		Konto / Anlass:	
Planungsstand: AUSSCHREIBUNG			Index: